

**LEGENDA SIMBOLI**

- QUOTE ALTIMETRICHE IN PIANTA AL FINITO
- CODICE LOCALI
- CLASSE RESISTENZA AL FUOCO LOCALI
- CODICE SERRAMENTI ESTERNI
- CODICE SERRAMENTI INTERNI
- CODICE FINITURA SOFFITTI
- CODICE FINITURA PAVIMENTI
- CODICE FINITURA PARETI
- TIPOLOGIA PARETI
- SCALE ESISTENTI DA MANTENERE
- FAN COIL

**DESTINAZIONE D' USO LOCALI**

- 4.1** AULA < 50 PRESENZE
- 4.2** FILTRO A PROVA DI FUMO
- 4.3** VANO SCALA A
- 4.4** VANO SCALA B
- 4.5** AULE - LABORATORIO (laboratori informatici per la ricerca teorica) ATTIVITA' ESPOSITIVE, CONGRESSUALI E MULTIMEDIALI

VEDI TAV. AB008

**PAVIMENTI**

- 1** PAVIMENTO IN PIASTRELLE DI GRES PORCELLANATO DI COLORE NERO (SIMIL ARDESIA) SU SOLAIO VENTILATO FORMATO (30x30) cm.
- 2** PAVIMENTO IN ARDESIA LEVIGATA FORMATO (30x30) cm. SPESSORE 2 cm. DISPOSTO A 45°
- 3** PAVIMENTO SOPRAELEVATO IN LASTRE DI ARDESIA LEVIGATA FORMATO (60x60) cm. SPESSORE 2 cm. SU SOLAIO ESISTENTE
- 4** PAVIMENTO IN LASTRE DI ARDESIA LEVIGATA FORMATO (60x60) cm. SPESSORE 2 cm.
- 5** GUAINA PLASTOMERICA SU COPERTURA PIANA
- 6** PAVIMENTO IN TACCHI DI ARENARIA
- 7** PAVIMENTO IN PIASTRELLE DI GRES PORCELLANATO DI COLORE NERO (SIMIL ARDESIA) SU NUOVO SOLAIO

N.B. TUTTE LE PEDATE, LE ALZATE E GLI ZOCCOLI BATTISCOPA DEI CORPI SCALA SARANNO REALIZZATE CON ELEMENTI IN ARDESIA LEVIGATA (PEDATE SPESSORE 3 CM., ALZATE SPESSORE 2 CM., ZOCCOLI SPESSORE 1 CM.)

**PARETI**

- 1** PARETE TINTEGGIATA CON LATTE DI CALCE
- 2** PARETE PIASTRELLATA A H = 2 m. + TINTEGGIATURA CON LATTE DI CALCE

**SOFFITTI**

- SOFFITTO TINTEGGIATO CON LATTE DI CALCE

**PREVENZIONE INCENDI**

**SISTEMA DI VIE D' USCITA E ACCESSI**

- VERSO L' ALTO vie d' uscita
- ORIZZONTALE vie d' uscita
- VERSO IL BASSO vie d' uscita
- LUOGO SICURO, SPAZIO SCOPERTO E/O CON FUNZIONE DI COMPARTIMENTO ANTINCENDIO

**SISTEMI ANTINCENDIO**


- ESTINTORE PORTATILE
- NASPO
- IMPIANTO AUTOMATICO DI RIVELAZIONE INCENDIO (T tipo di rivelazione)
- IMPIANTO AUTOMATICO DI ESTINZIONE INCENDIO (T tipo di estinguente)
- ALLARME

**ELEMENTI COSTRUTTIVI E RELATIVE APERTURE**

- CLASSE RESISTENZA AL FUOCO LOCALI
- PORTA TAGLIA FUOCO
- FINESTRA TAGLIA FUOCO

**IMPIANTI ANTINCENDIO**

- CENTRALE ANTINCENDIO n = numero zone h = ore autonomia alimentazione elettrica
- PULSANTE ALLARME MANUALE
- SEGNALATORE OTTICO-ACUSTICO AUTOALIMENTATO PROTETTO
- RIVELATORE DI FUMO
- EROGATORE ESTINZIONE AUTOMATICA SPRINKLER
- STAZIONE DI CONTROLLO IMPIANTO ESTINZIONE

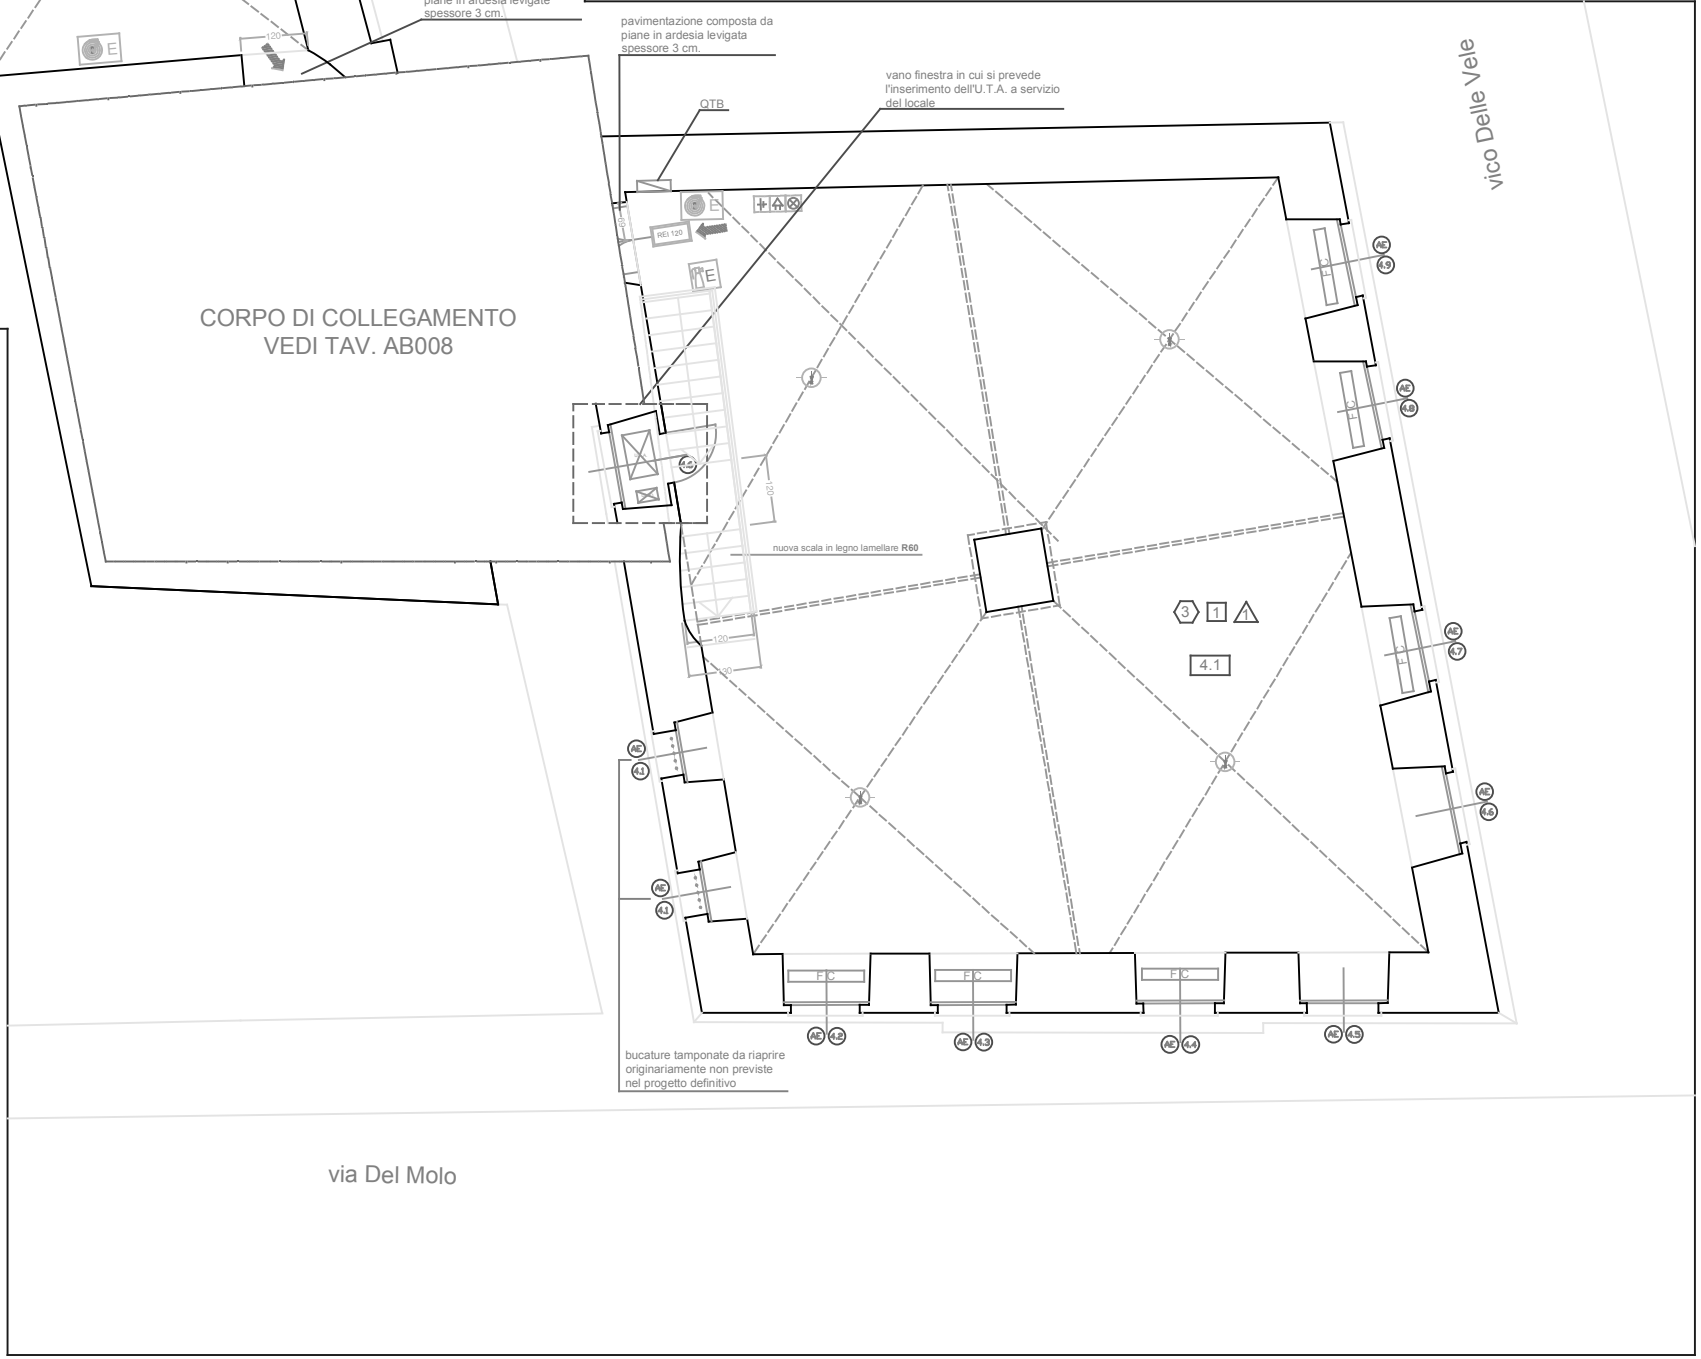

REV. N.	DATA	OGGETTO	SIGLA
N.B. Tutte le quote devono essere verificate in situ ed adeguate alla realta' del cantiere			
<b>ORGANIZZAZIONE VERTICE G8</b> Legge n° 149, 8 Giugno 2000 per l' organizzazione del vertice G8 del 2001 a Genova			
<b>MAGAZZINI DELL' ABBONDANZA AL MOLO</b> Istituto Superiore di Ricerca Tecnologica e Formazione per l'Integrazione delle Culture Mediterranee. Esposizione delle ricerche tecnologiche in occasione del G8 2001			
Stazione appaltante:		PREFETTURA DI GENOVA	
Enti proponenti:		UNIVERSITA' DEGLI STUDI DI GENOVA Magnifico Rettore Sandro Pontremoli PROVINCIA DI GENOVA Presidente Maria Vincenzi	
Responsabile del procedimento:		Dott. Arch. Egle Raineri	Firma:
Direzione lavori:		Dott. Ing. Bellina	
Impresa esecutrice:		<b>CARENA S.P.A.</b> <small>Via alla Porta degli Archi, civ. 10, tel. 010 540475 Genova</small>	Firma:
PROGETTO ESECUTIVO ARCHITETTONICO		<b>STUDIO S.M.Z.</b> Sergio Massarente Sergio Zampichelli Architetti Associati	Firma:
<small>Coord. alla Progettazione: Dott.Arch. Silvano Notari Ass. alla prog.: Dott. Arch. Luigi Calabrese</small>			
<b>AS-BUILT</b>			
Tavola:		<b>PIANTA PIANO PRIMO</b>	
Dis.:	Scala: 1:50	Tavola:	AB004
Visto:	Maggio 2002	Rev.	