



PIANO QUARTO

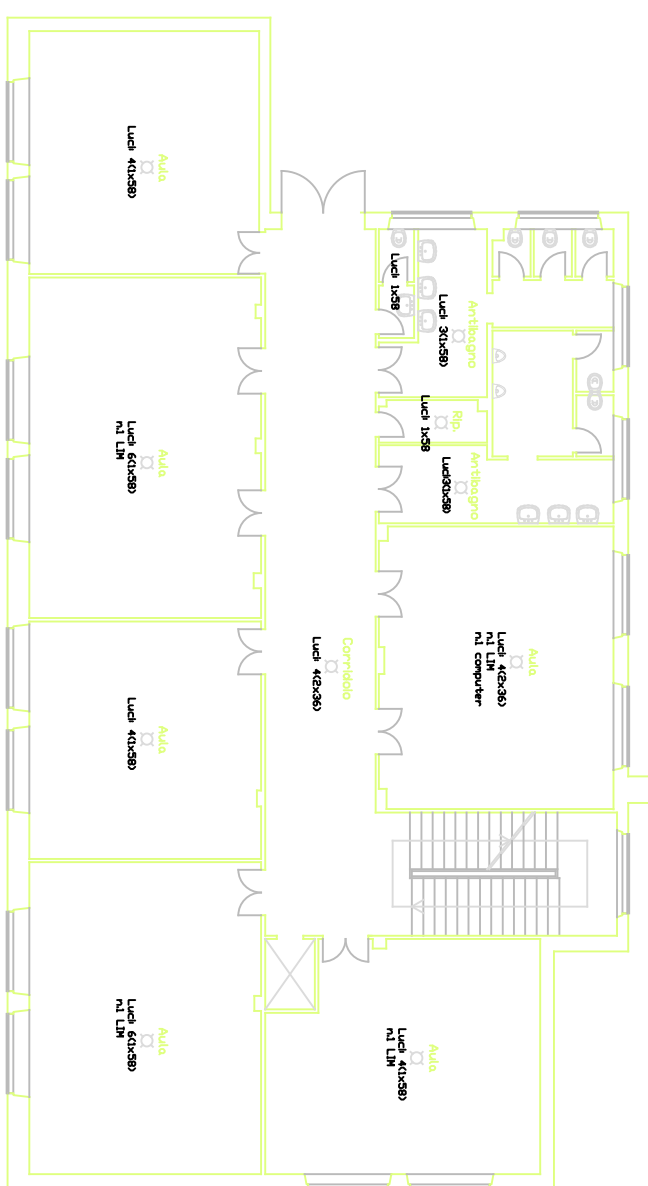

PIANO QUINTO

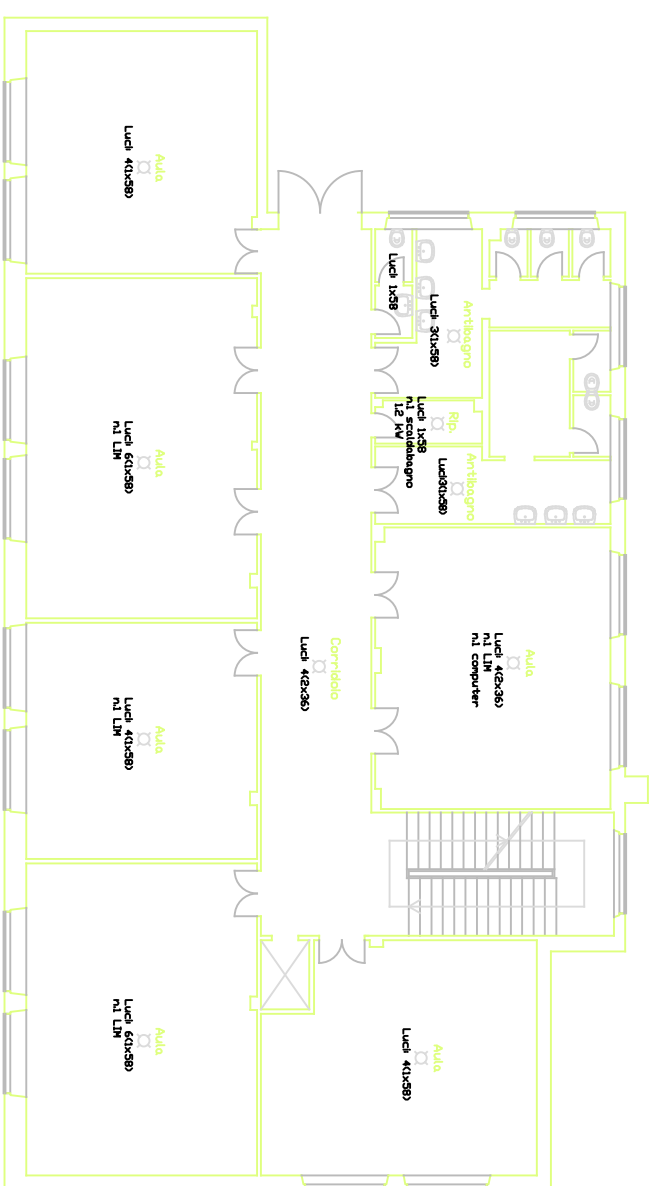

SERVIZIO DI AUDIT E DIAGNOSI ENERGETICHE RELATIVE AGLI EDIFICI SCOLASTICI DI PROPRIETA' DEL COMUNE DI GENOVA

LOTTO 8

Committente  
COMUNE DI GENOVA

ATI

energy net s.r.l.

more energy  
Integrated Engineering

Mandataria

E195 - Scuola elementare "Brignole Sale"  
Scuola dell'infanzia "Albaro"

ALLEGATO B

Z. IMPIANTO ELETTRICO - PIANO QUARTO\_PIANO QUINTO  
scala 1:200