 



PIANO TERZO

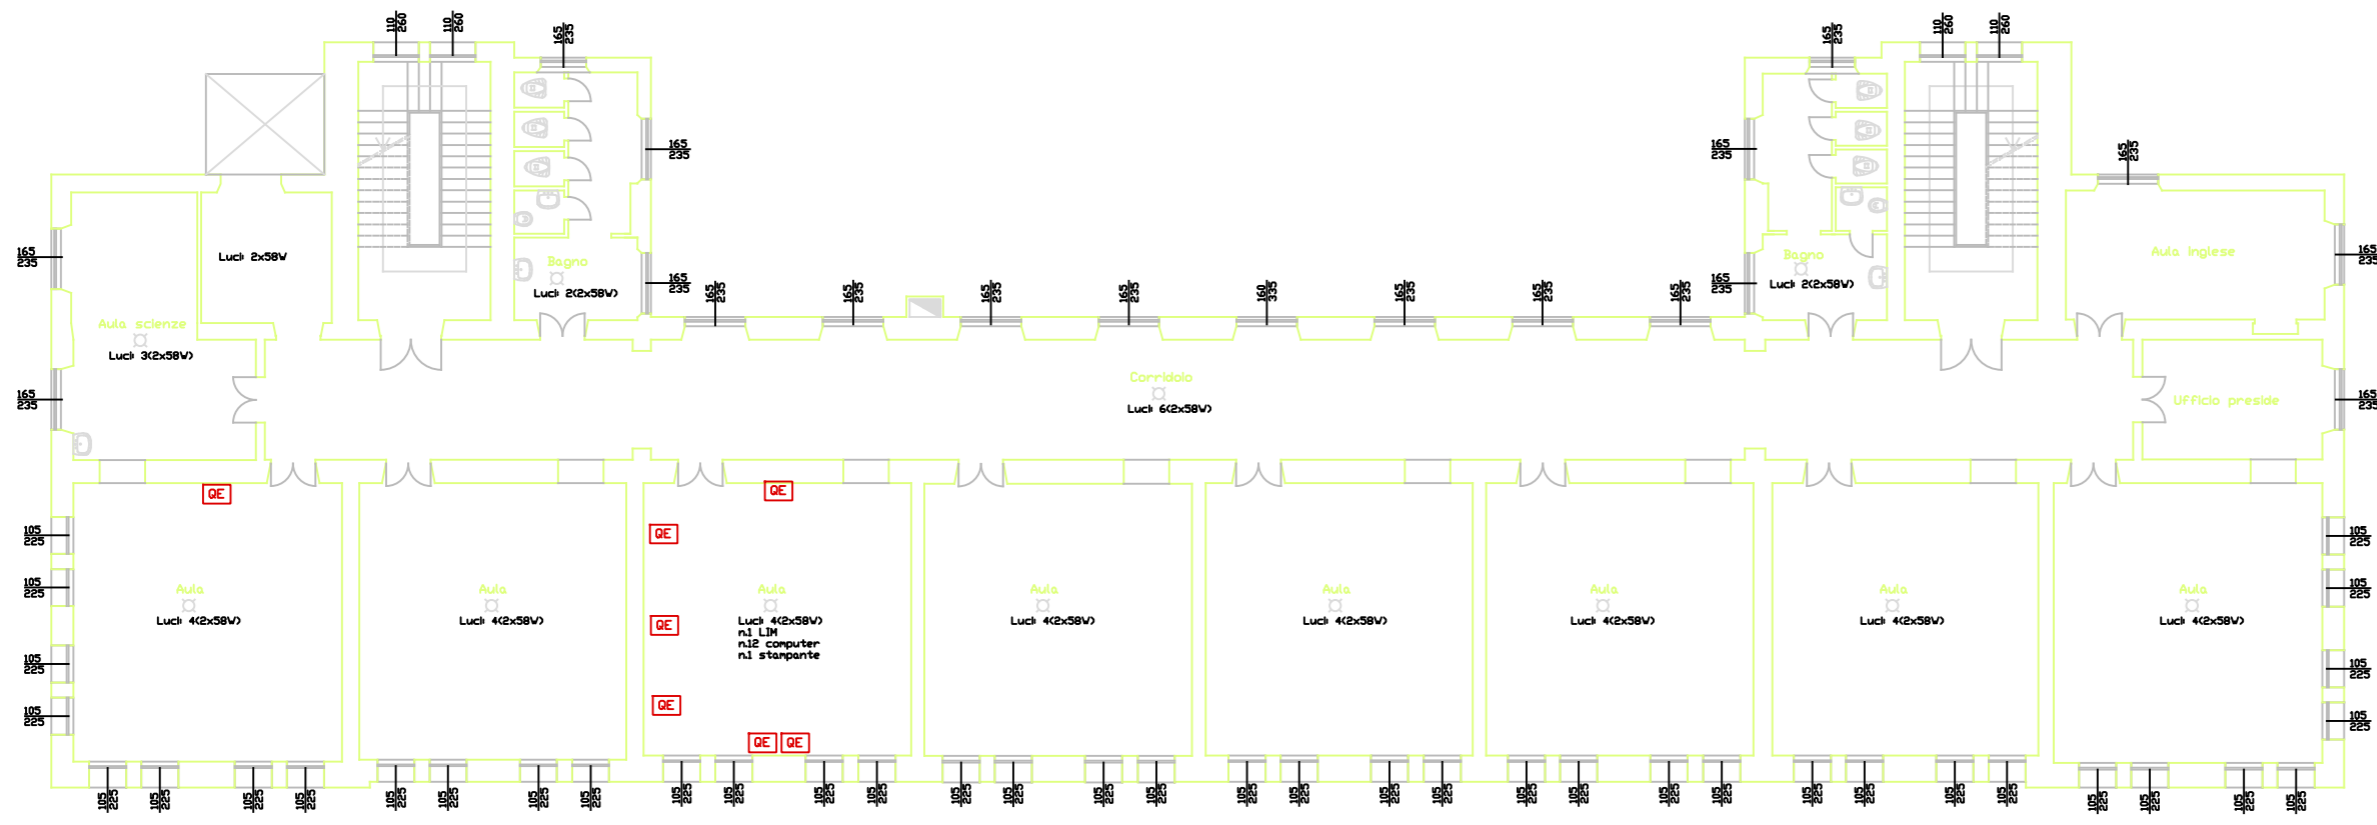

SERVIZIO DI AUDIT E DIAGNOSI ENERGETICHE RELATIVE AGLI EDIFICI SCOLASTICI DI PROPRIETA' DEL COMUNE DI GENOVA

LOTTO 8

Committente  
COMUNE DI  
GENOVA

ATI

**energynet** srl

Mandatataria

**more**  
energy  
Integrated Engineering

E194 - Scuola media "A. G. Barrili"

ALLEGATO B

Z. IMPIANTO ELETTRICO - PIANO TERZO

scala 1:200