



PIANO SECONDO

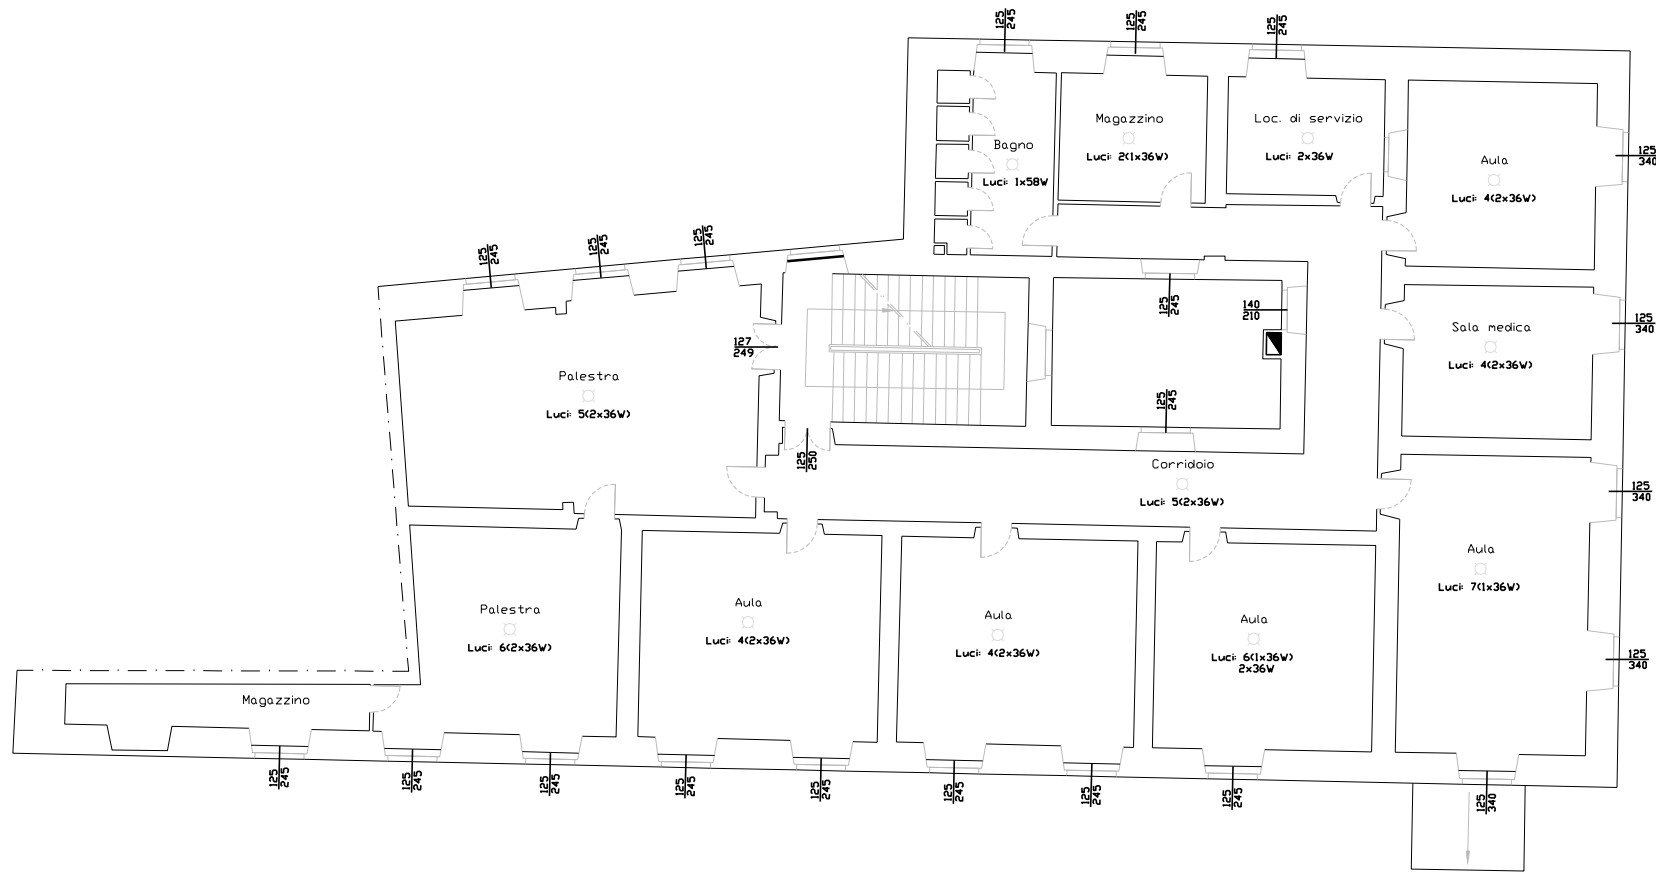

PIANO TERZO

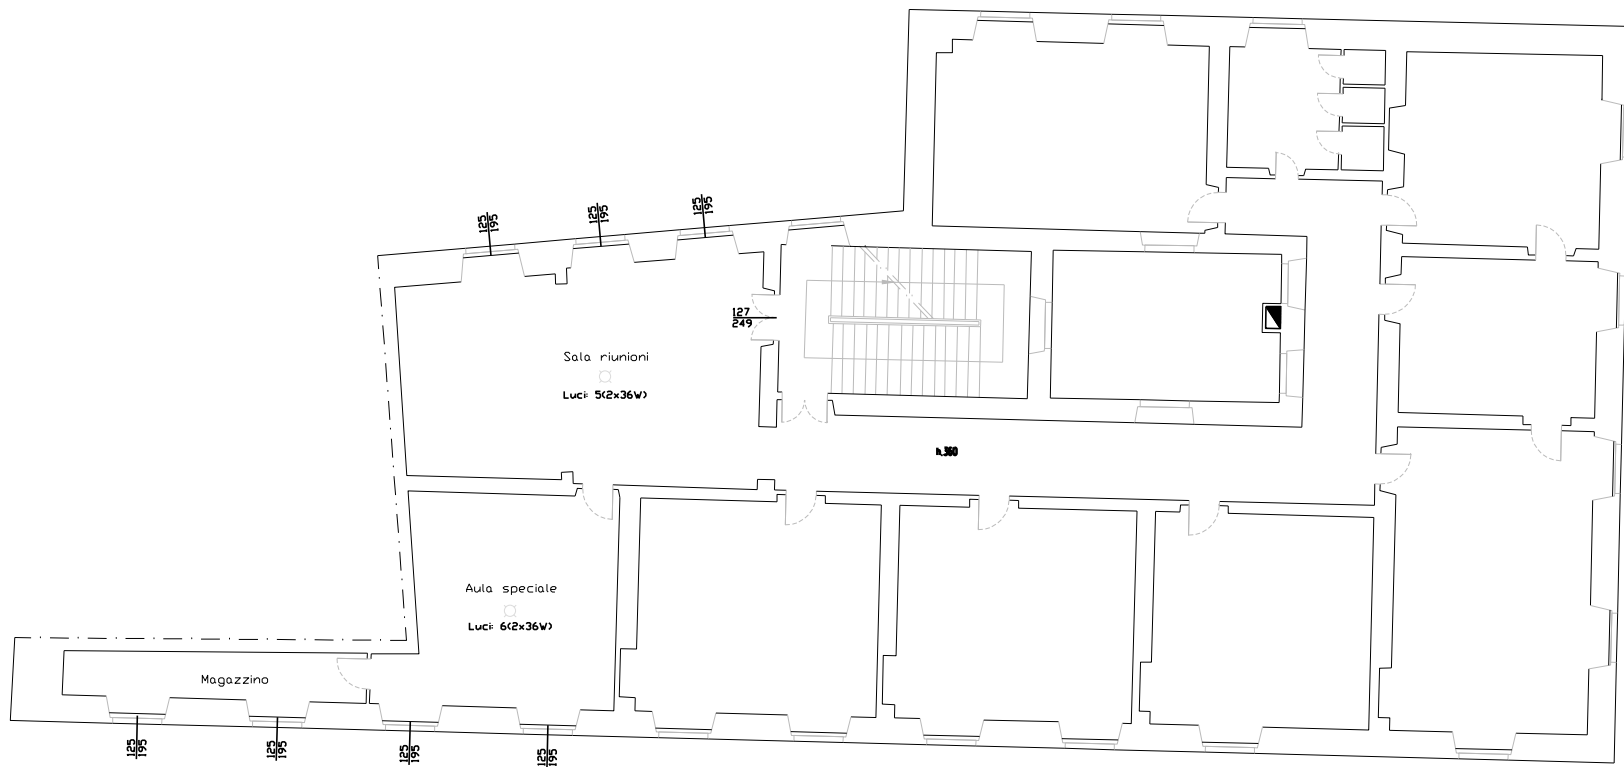

SERVIZIO DI AUDIT E DIAGNOSI ENERGETICHE RELATIVE AGLI EDIFICI SCOLASTICI DI PROPRIETA' DEL COMUNE DI GENOVA

LOTTO 8

Committente  
COMUNE DI  
GENOVA

ATI  
energynet srl  
Mandataria



E1363 - Scuola elementare "Garaventa"  
Scuola professionale industriale "Odero"  
ALLEGATO B  
Z. IMPIANTO ELETTRICO - PIANO SECONDO\_PIANO TERZO  
scala 1:200