



PIANO QUARTO

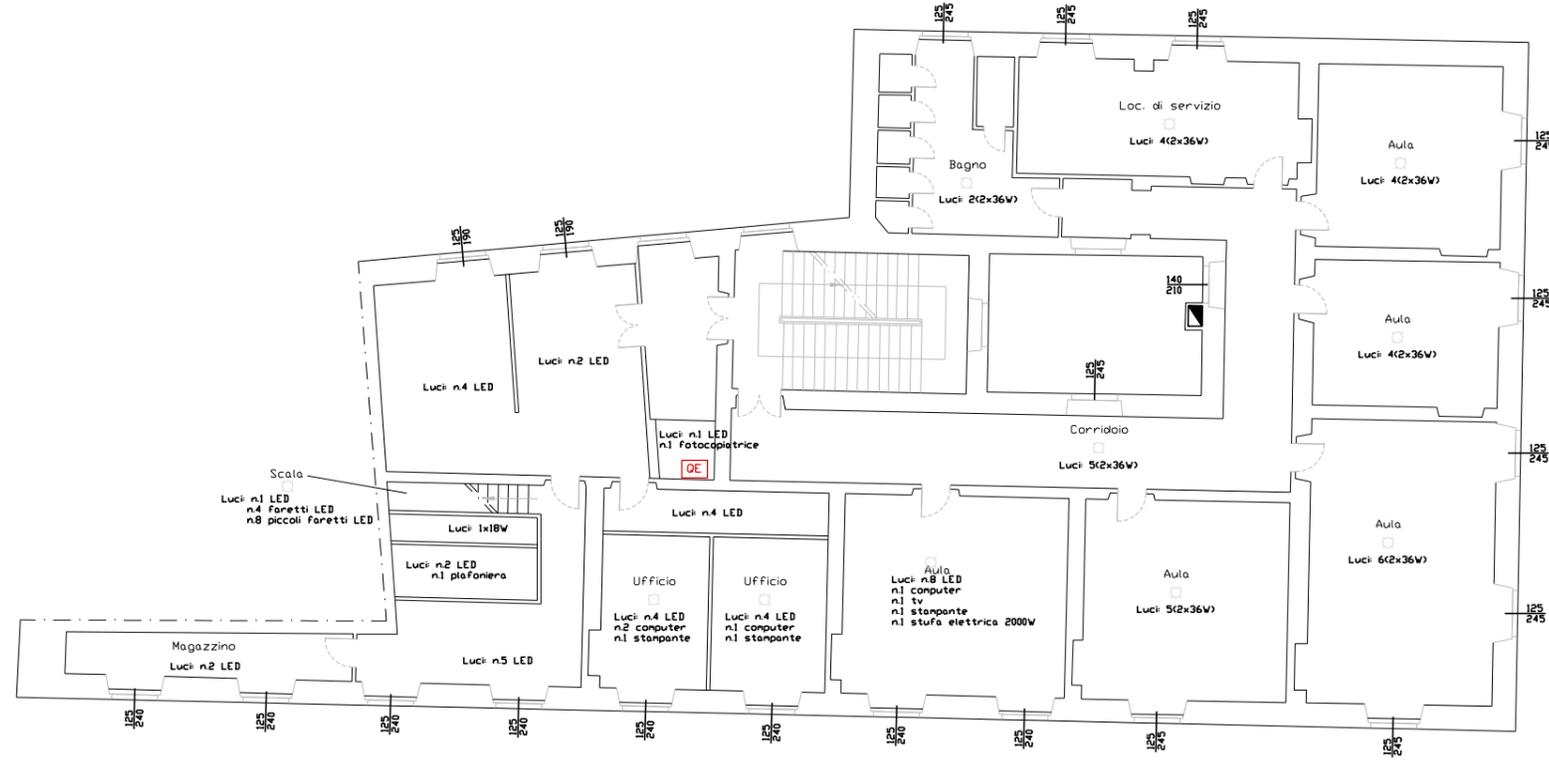

PIANO QUINTO

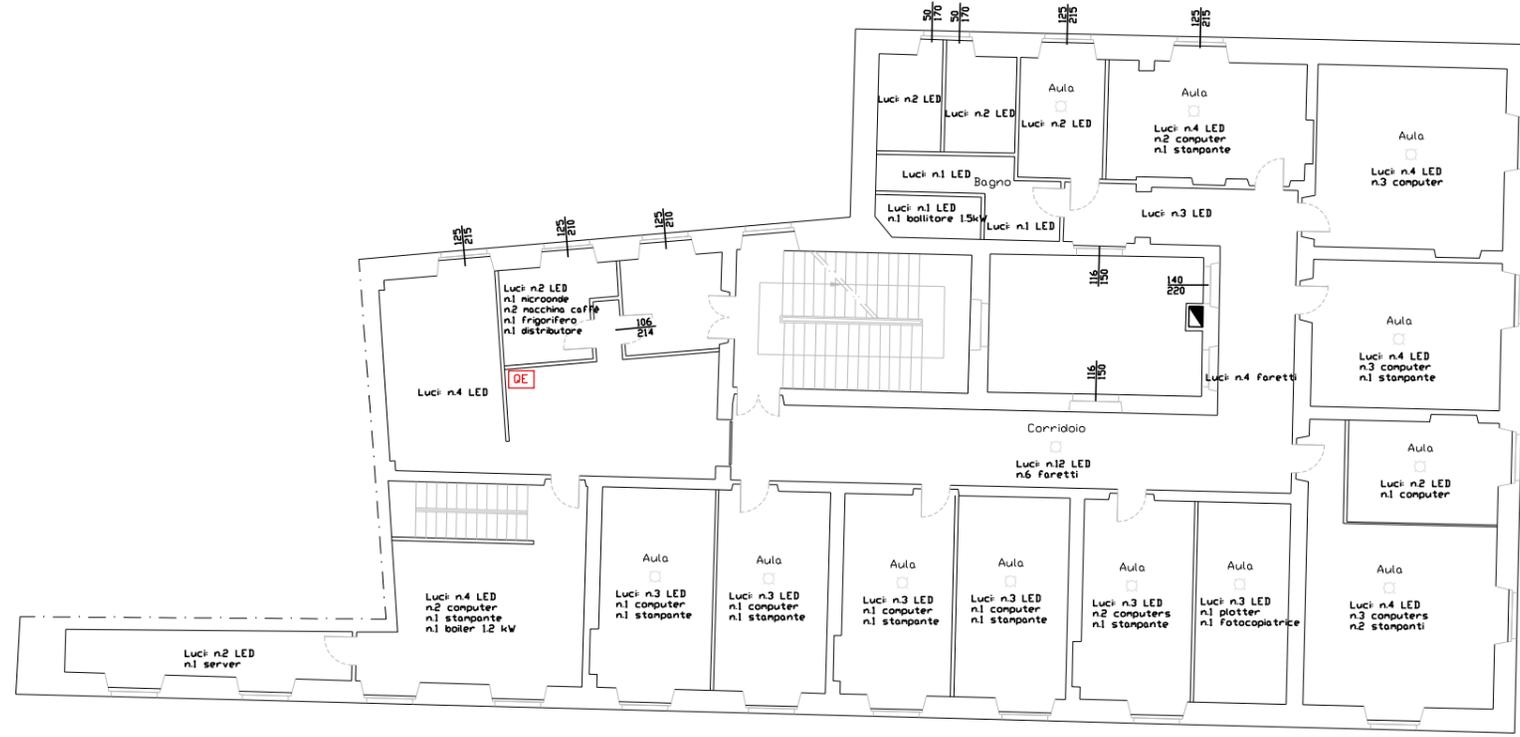

SERVIZIO DI AUDIT E DIAGNOSI ENERGETICHE RELATIVE AGLI EDIFICI SCOLASTICI DI PROPRIETA' DEL COMUNE DI GENOVA

LOTTO 8

Committente
COMUNE DI
GENOVA

ATI
energynet srl
Mandataria

more
energy
Integrated Engineering

E1363 - Scuola elementare "Garaventa"
Scuola professionale industriale "Odero"

ALLEGATO B
IMPIANTO ELETTRICO - PIANO QUARTO_PIANO QUINTO
scala 1:200