



PIANO SESTO

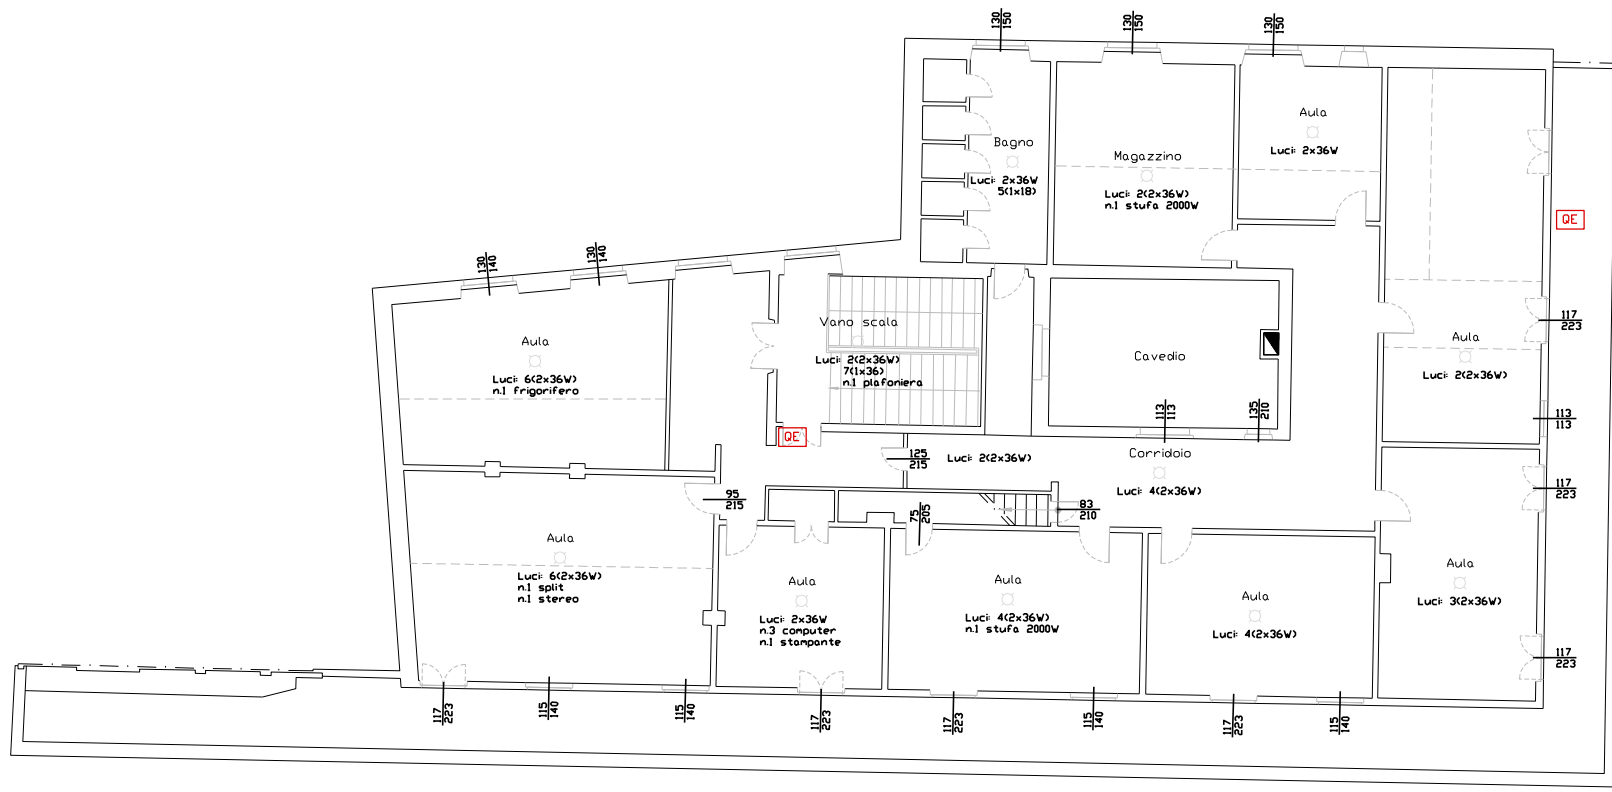

PIANO SETTIMO

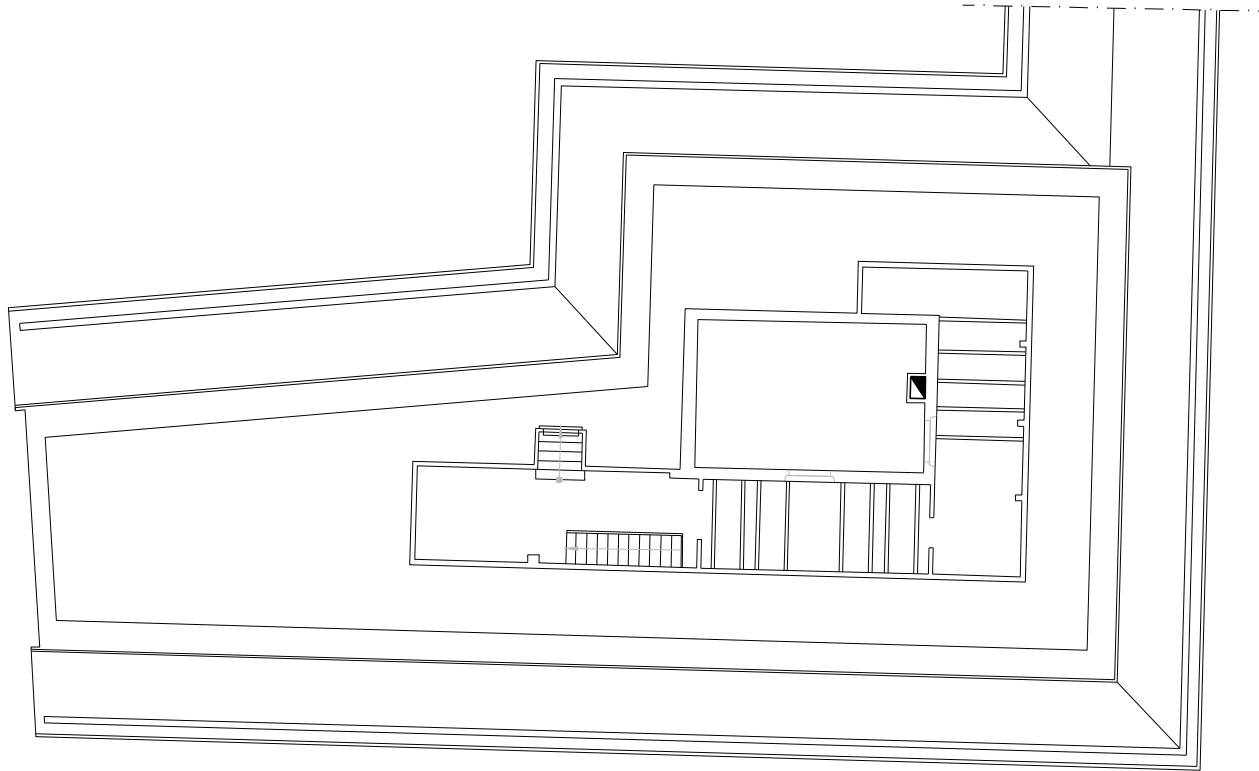

SERVIZIO DI AUDIT E DIAGNOSI ENERGETICHE RELATIVE AGLI EDIFICI SCOLASTICI DI PROPRIETA' DEL COMUNE DI GENOVA

Committente
COMUNE DI
GENOVA

ATI

energynet srl

Mandataria

more
energy
Integrated Engineering

E1363 - Scuola elementare "Garaventa"
Scuola professionale industriale "Odero"

ALLEGATO B
IMPIANTO ELETTRICO - PIANO SESTO_PIANO SETTIMO
scala 1:200